


<p style="text-align: center;">Cancellineri S.r.l.</p> <p style="font-size: small;">Via Sabotino, 7 - 25128 BRESCIA - Tel. 030/3384211 - Fax 030/305886</p> <p style="text-align: right;"> Cancellineri S.r.l. </p>	
COMMITENTE / CLIENT: SOC. SPERANZA DI BELLICINI REGINA & C S.A.S. Via Religione 88 - Toscolano Maderno (BS)	
DISIGNATO DA / DESIGNED BY: Ing. F. Roldi	
PROGETTO / PROJECT: PROGETTO ANTINCENDIO AMPLIAMENTO CORPO F ATTIVITA' 66.2/B del D.P.R. 151/2011	
CONTROLLATO DA / CHECKED BY: Ing. L. Cancellineri	
OGGETTO / DESCRIPTION: PIANTE PIANO INTERRATO PIANTE PIANO RIALZATO PIANTE PIANO PRIMO	
SCALA / SCALE: 1:100	
DATA / DATE: 07/08/2017	
Licenza AUTOCAD / AUTOCAD License: N. 990-00017362	
DISEGNO / DRAW: C17033	
TAV. F-01	
FILE: C17033_F01.dwg	
IL PROGETTISTA:	
IL COMMITENTE:	
NOTE:	

REVISIONI / REVISIONS		
DISIGNATORE	DATA	OGGETTO / DESCRIPTION

(L. 663/41 Art. 2575) Property CANCELLINERI S.r.l. e-mail: cancellineri@libero.it

PIANTA PIANO INTERRATO

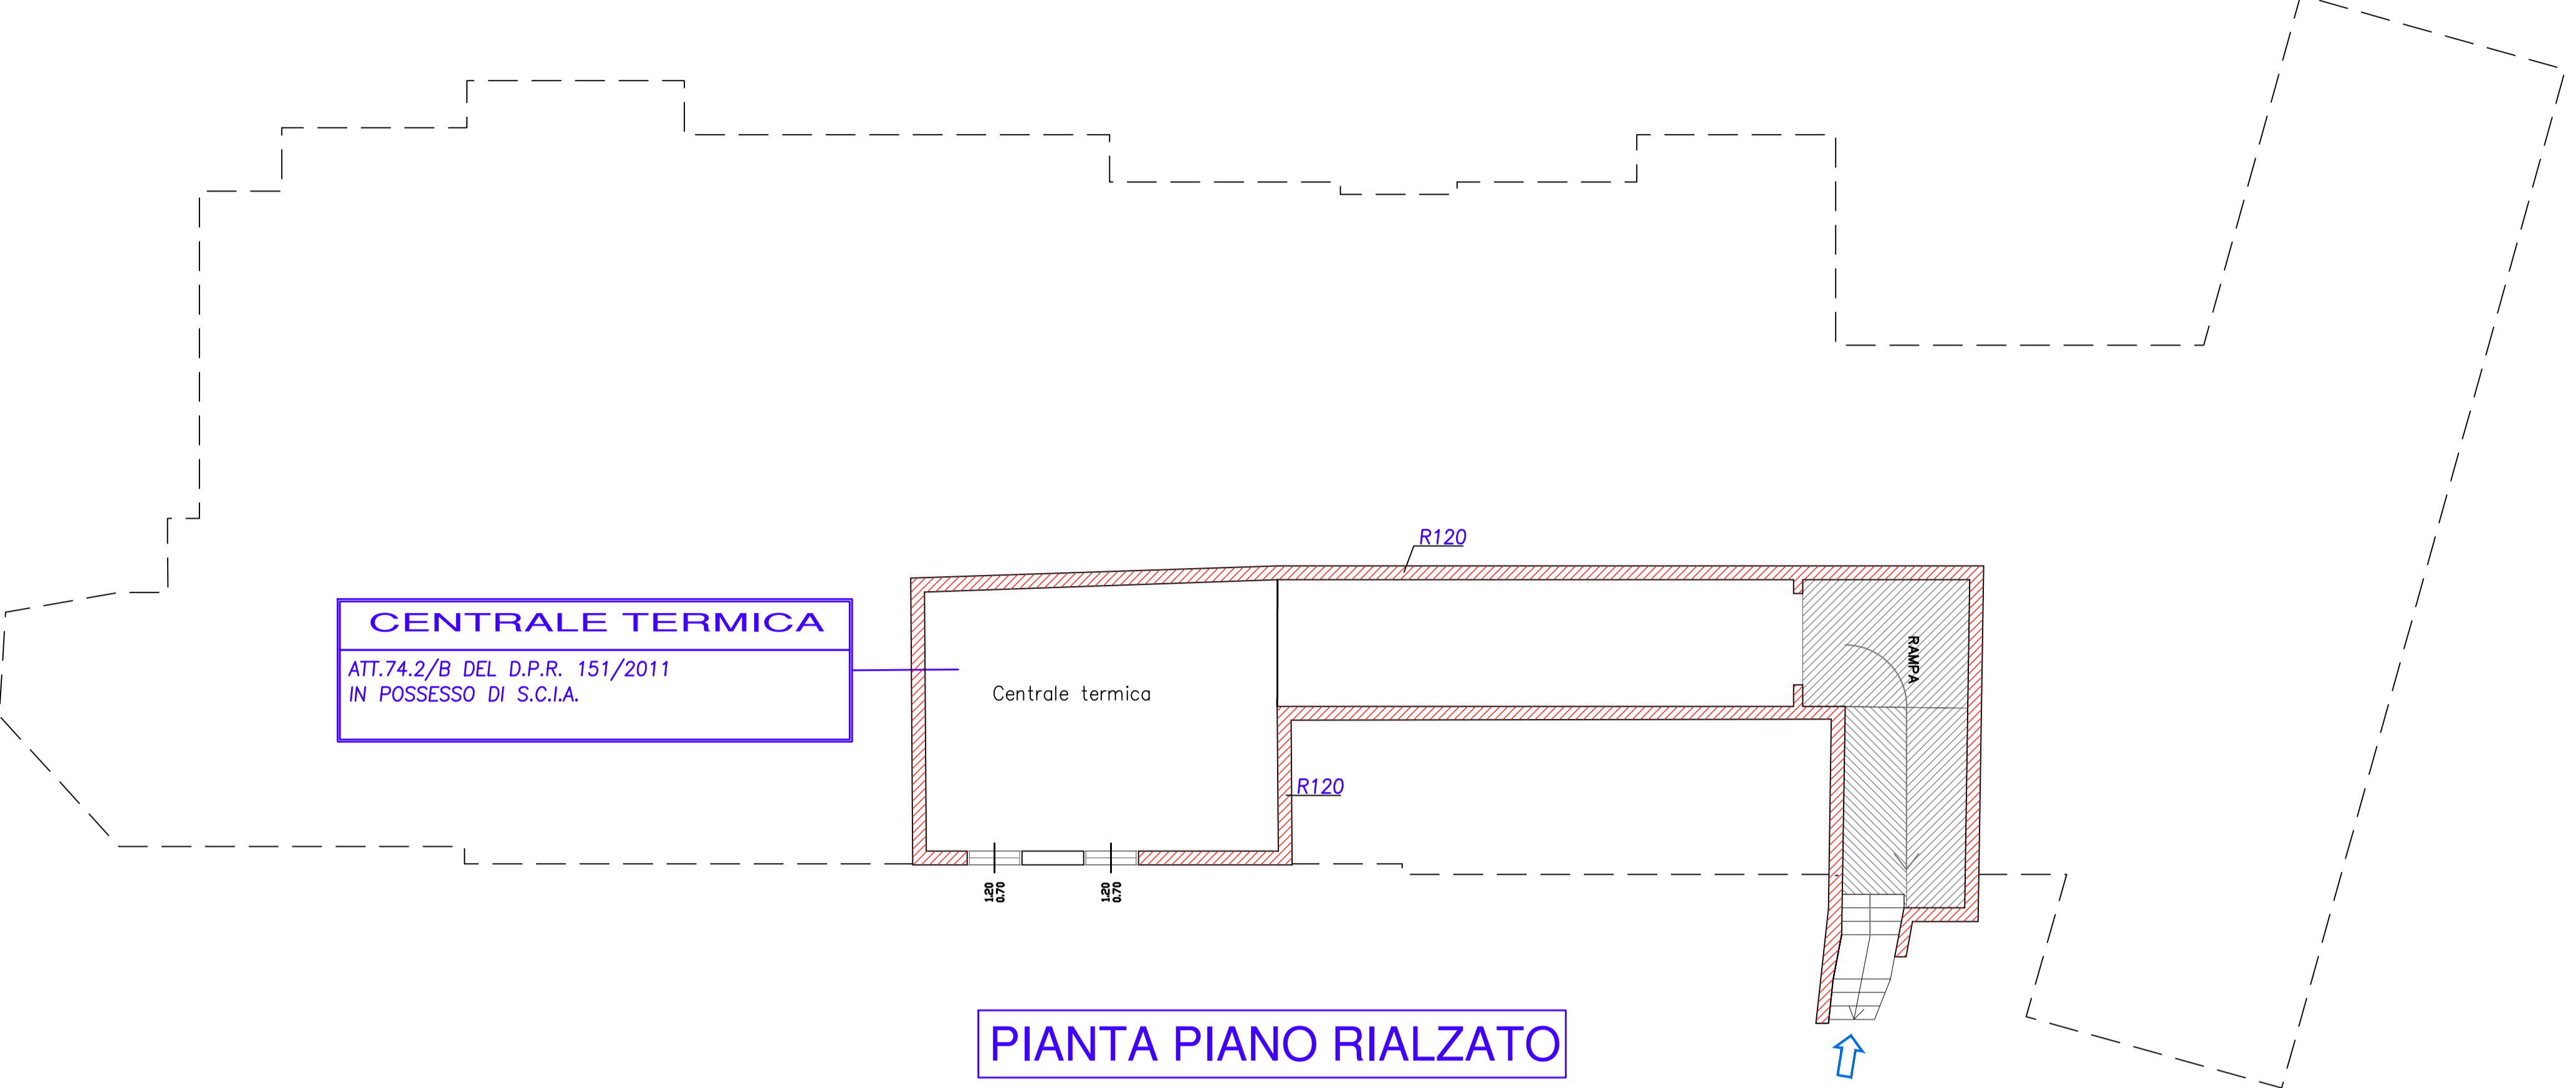

PIANTA PIANO RIALZATO

SIMBOLI	LEGENDA
	ESTINTORE OMOLOGATO DA 6 KG A POLVERE
	PULSANTE DI ALLARME
	INTERRUTTORE GENERALE
	VALVOLA INTERCETTAZIONE COMBUSTIBILE
	IDRANTE UNI 45 A MURO CON TUBAZIONE FLESSIBILE E LANCIA
	LUCE DI EMERGENZA
	PERCORSO DI USCITA ORIZZONTALE
	PERCORSO DI USCITA VERSO L'ALTO
	PERCORSO DI USCITA VERSO IL BASSO
	USCITA DI SICUREZZA
	CASSONETTO LUMINOSO E SONORO SEGNALAZIONE INCENDI
	PORTA CON MANIGLIONE ANTIPANICO
	PORTA REI 120 CON CONSEGNO DI AUTOCHIUSURA
	MURATURA REI 120
	MURATURA REI 60
	CANNA FUMARIA
	RILEVATORE DI FUMO



PIANTA PIANO PRIMO

