


VISTA IN PIANTA

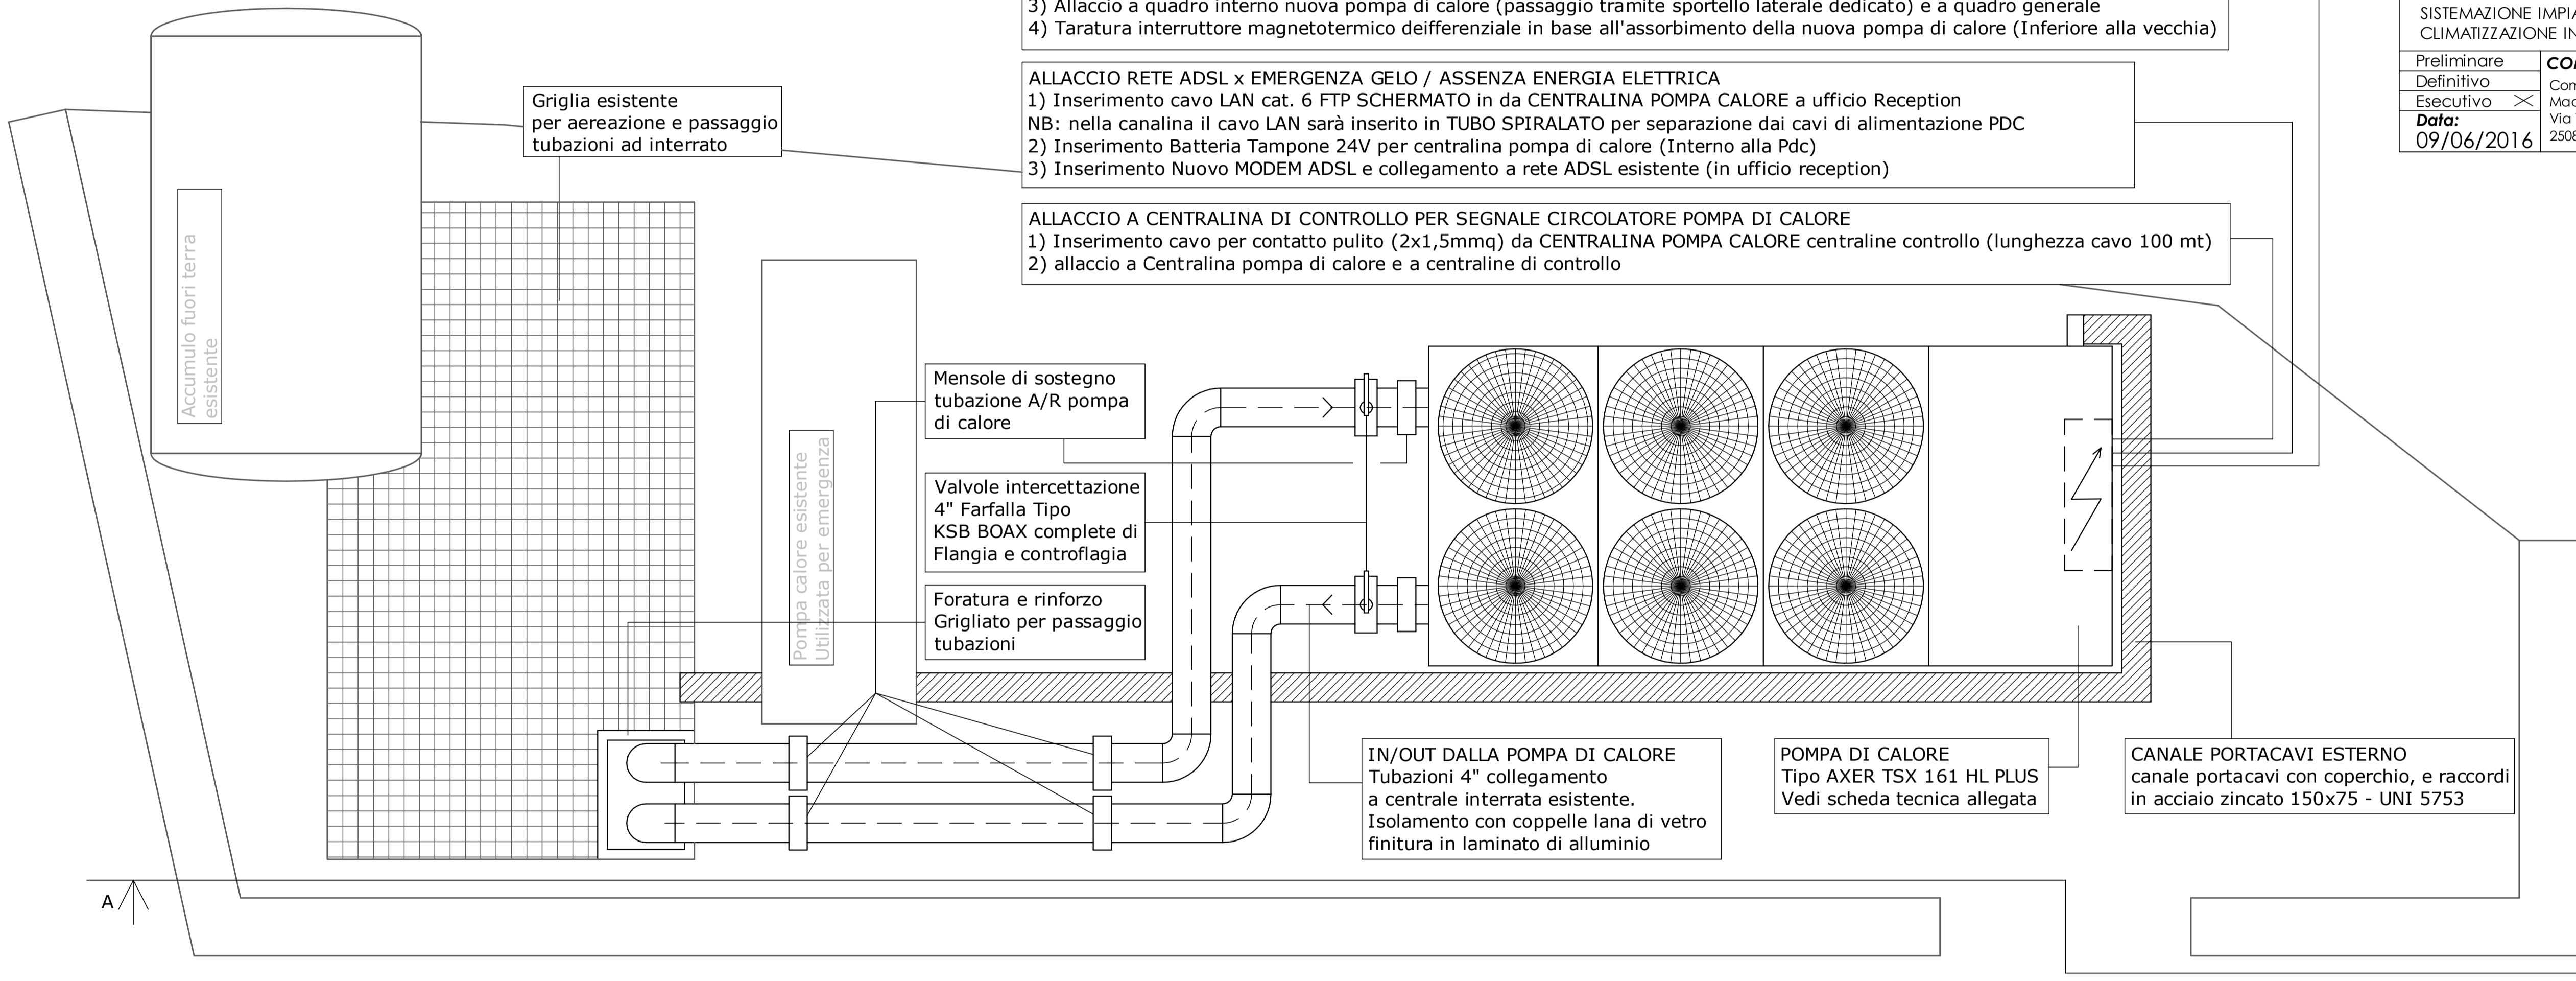

**ALIMENTAZIONE ELETTRICA POMPA CALORE**  
 1) sgancio cavi esistenti da quadro generale e sfilaggio cavi  
 2) Inserimento nuovi cavi elettrici N° 8 cavi sez 120mmq da quadro generale a nuova pompa calore (lunghezza cavi 30 mt)  
 3) Allaccio a quadro interno nuova pompa di calore (passaggio tramite sportello laterale dedicato) e a quadro generale  
 4) Taratura interruttore magnetotermico deifferenziale in base all'assorbimento della nuova pompa di calore (Inferiore alla vecchia)

**ALLACCIO RETE ADSL x EMERGENZA GELO / ASSENZA ENERGIA ELETTRICA**  
 1) Inserimento cavo LAN cat. 6 FTP SCHERMATO in da CENTRALINA POMPA CALORE a ufficio Reception  
 NB: nella canalina il cavo LAN sarà inserito in TUBO SPIRALATO per separazione dai cavi di alimentazione PDC  
 2) Inserimento Batteria Tampona 24V per centralina pompa di calore (Interno alla Pdc)  
 3) Inserimento Nuovo MODEM ADSL e collegamento a rete ADSL esistente (in ufficio reception)

**ALLACCIO A CENTRALINA DI CONTROLLO PER SEGNALE CIRCOLATORE POMPA DI CALORE**  
 1) Inserimento cavo per contatto pulito (2x1,5mmq) da CENTRALINA POMPA CALORE centraline controllo (lunghezza cavo 100 mt)  
 2) allaccio a Centralina pompa di calore e a centraline di controllo

Mensole di sostegno tubazione A/R pompa di calore

Valvole intercettazione 4" Farfalla Tipo KSB BOAX complete di Flangia e controflangia

Foratura e rinforzo Grigliato per passaggio tubazioni

IN/OUT DALLA POMPA DI CALORE Tubazioni 4" collegamento a centrale interrata esistente. Isolamento con coppelle lana di vetro finitura in laminato di alluminio

POMPA DI CALORE Tipo AXER TSX 161 HL PLUS Vedi scheda tecnica allegata

CANALE PORTACAVI ESTERNO canale portacavi con coperchio, e raccordi in acciaio zincato 150x75 - UNI 5753

<b>REV N°0</b>		<b>STUDIO MC2</b> di Luca Corini Via Monte Cengio, 5 25128 - Brescia	
<b>DESCRIZIONE:</b> MUSEO DELLA CARTA TOSCOLANO MADERNO SISTEMAZIONE IMPIANTO DI CLIMATIZZAZIONE INVERNALE		<b>TAVOLA: CEN_01</b> Sistemazioni centrale Vista in Pianta	<b>COMMESSA : CTM01_16</b>
Preliminare	<b>COMMITTENTE:</b> Comune di Toscolano Maderno		<b>TAVOLA : CEN_01</b>
Definitivo	Via Trento, 5		<b>SCALA : 1/20</b>
Esecutivo	25088 Toscolano Maderno (BS)		<b>NOTE :</b>
<b>Data:</b> 09/06/2016			